

十八军英雄纪念馆

十八军英雄纪念馆

出图日期: 2024年12月

动力	暖通
电气	电气
给排水	暖通
暖通	结构

图纸目录

	建设单位								
	工程名称								
序号	图号	图名	幅面	备注	序号	图号	图名	幅面	备注
1	DS-00	图纸目录	A2		27				
2	DS-01	电气设计说明	A2		28				
3	DS-02	配电系统图	A2		29				
4	DS-03	射灯布置图	A2		30				
5	DS-04	灯具开关连线图	A2		31				
6	DS-05	顶部照明布置图一	A2		32				
7	DS-06	顶部照明布置图二	A2		33				
8	DS-07	平面照明布置图	A2		34				
9	DS-08	插座定位图	A2		35				
10	DS-09	强电布线图	A2		36				
11	DS-10	弱电布线图	A2		37				
12	DS-11	桥架图	A2		38				
13					39				
14					40				
15					41				
16					42				
17					43				
18					44				
19					45				
20					46				
21					47				
22					48				
23					49				
24					50				
25					51				
26					52				



DESIGN FIRM 设计单位
河南玛雅装饰设计工程有限公司
HENAN MAYA INTERIOR DESIGN CO., LTD

COOPERATIVE DESIGN 合作设计

CLIENT 建设单位

PROJECT TITLE 项目名称

十八军英雄纪念馆
室内施工图纸

DRAWING TITLE 图名

图纸目录

APPROVED

审 定

VERIFEID

审 核

CHECKED

校 对

DESIGNER

设 计

DRAWN

制 图

SCALE 1:100 (A2)

比 例

DATE 2023. 12

日 期

版权所有

施工时须以标注尺寸为准

施工单位须现场校验尺寸

如有不符须立即通知设计单位

This drawing is copyright

Contractors shall work from figure dimensions only

Contractors must check all dimensions on site

Contractors must be reported immediately to architects

KEY PLAN 索引图

SHEET No. 图号

DS-00

PROJECT No. 项目编号

项目编号

 
动力		校工	
电气		电缆	
给排水		暖通	
建筑		结构	


WDZB-YJY-4x50+1x25-WC,FC,CE

路由由客户自行确定

AL1		
Pe	67	KW
Pc	67	KW
Kx	1	
cos ϕ	0.85	
Ic	119.8	A

TLM2/14.0A/3300


N 

 PE 

专业厂家确定箱体尺寸

(暗装)

+iCNV: 自恢复式过欠保护器

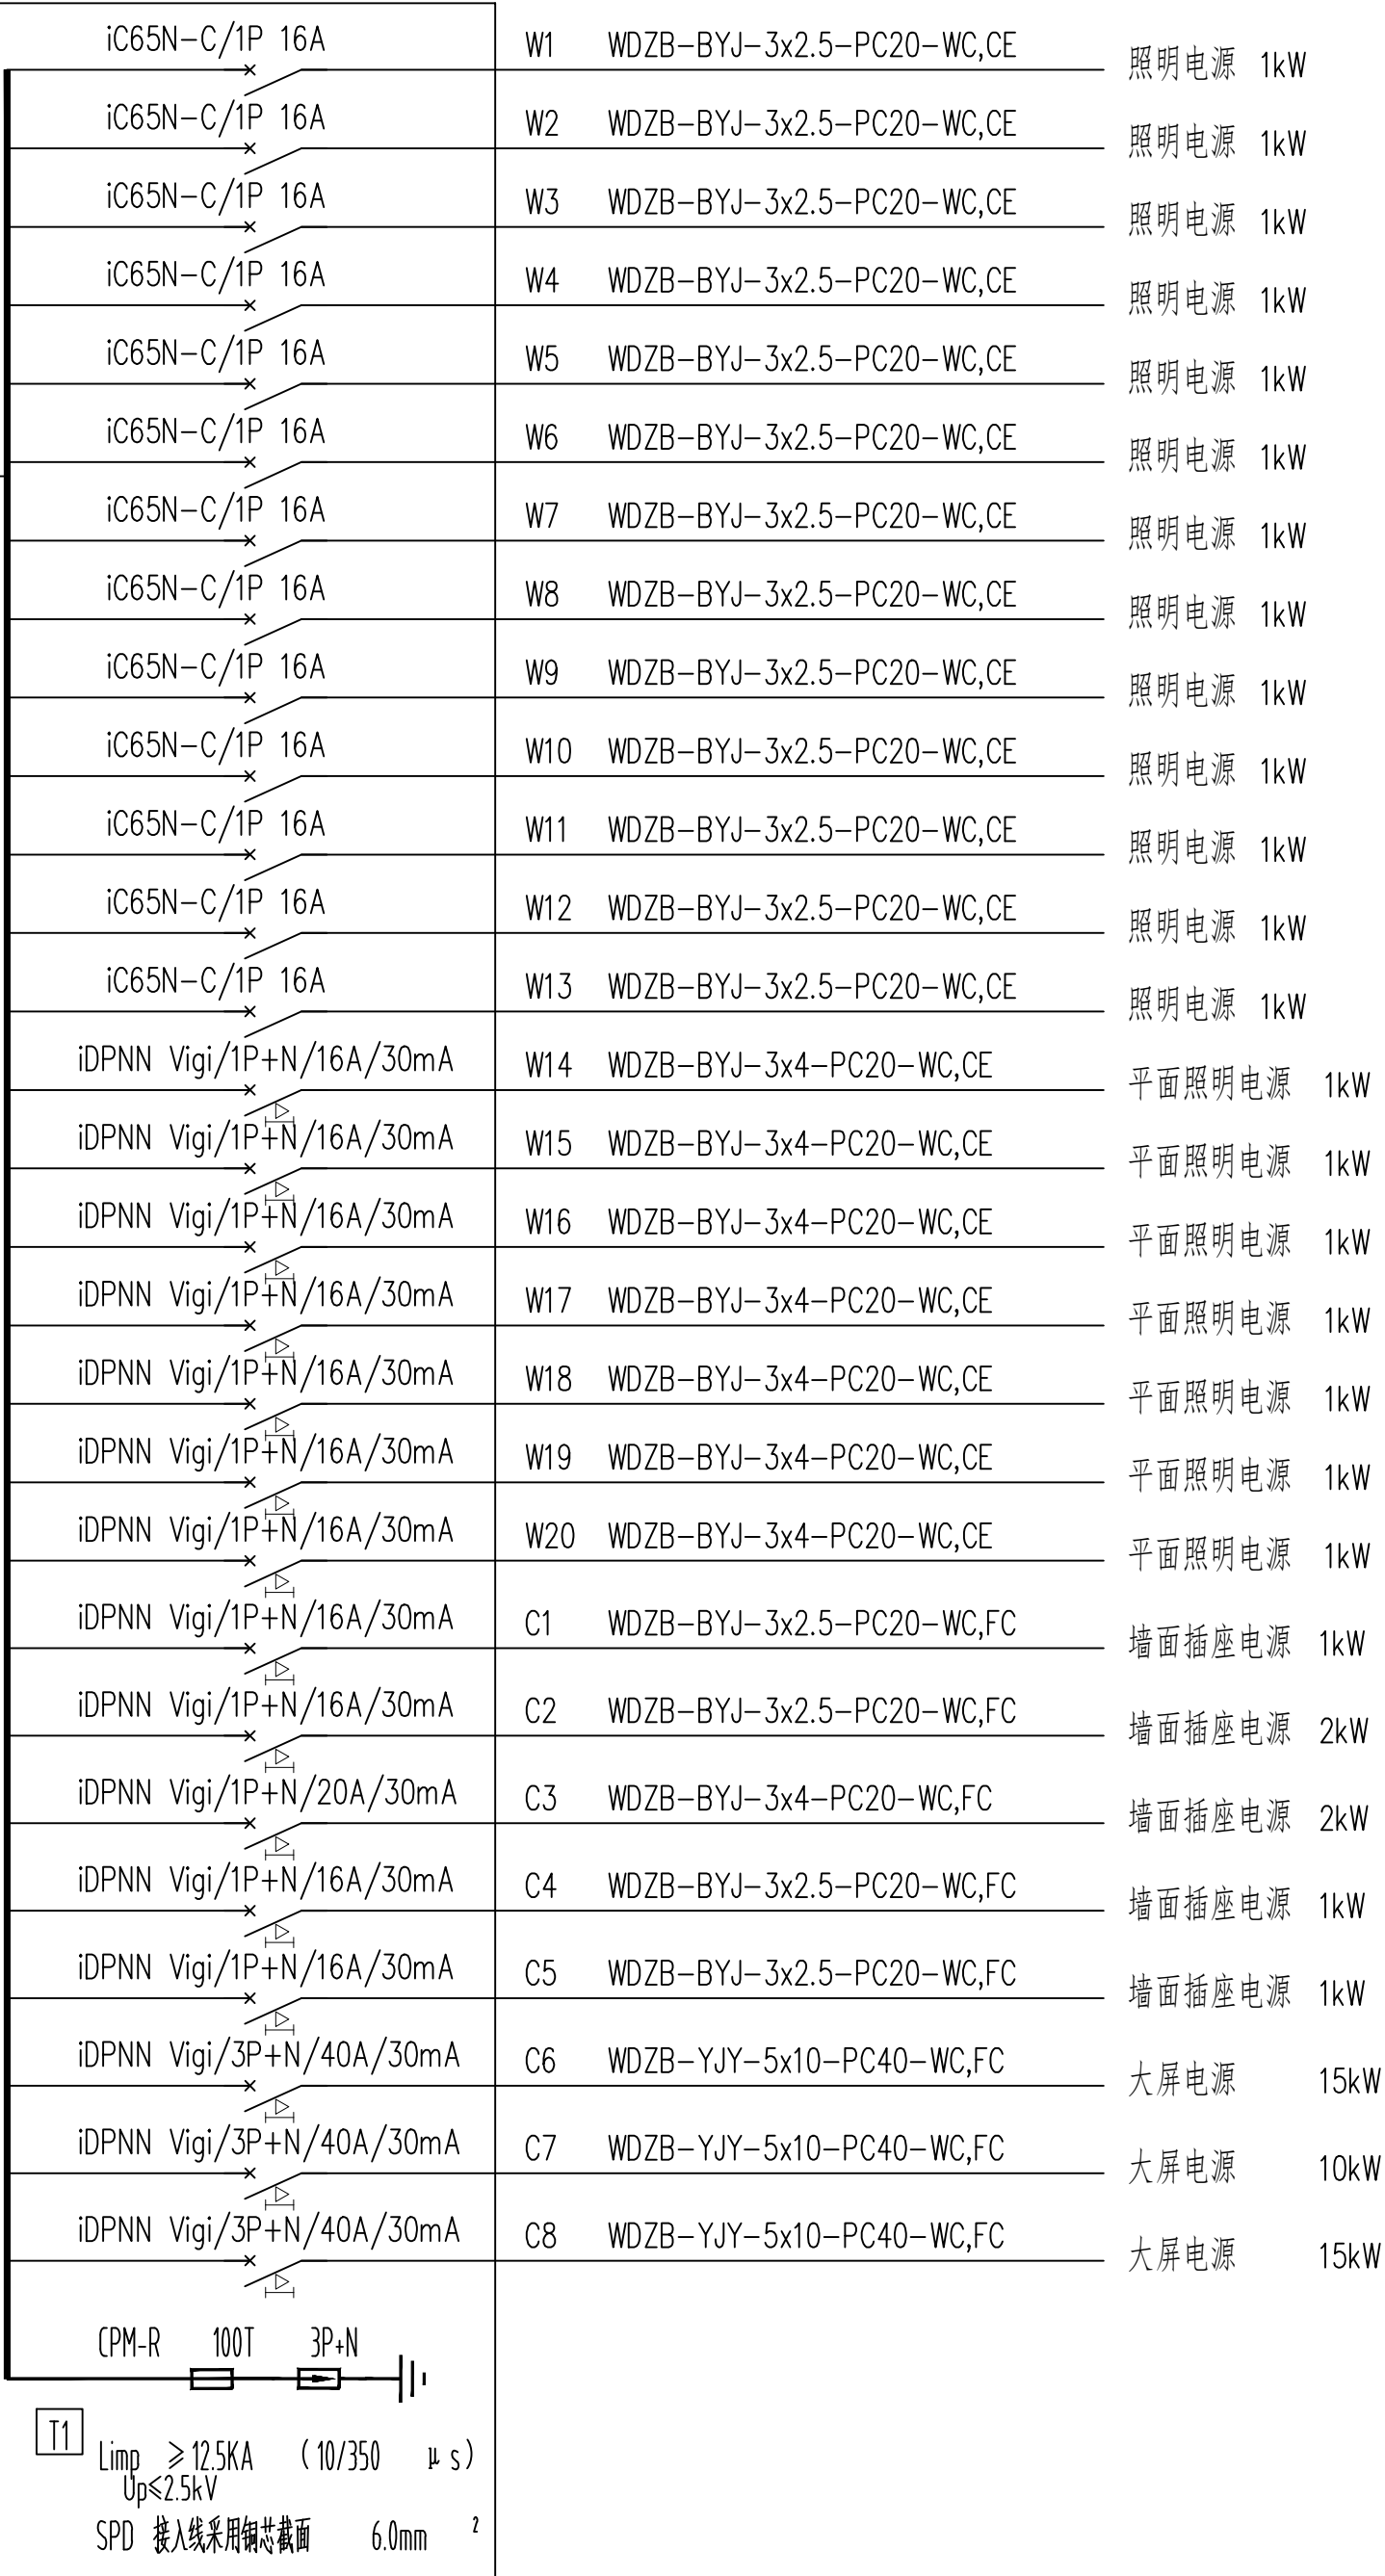

AL1强电箱系统图



DESIGN FIRM 设计单位

河南玛雅装饰设计工程有限公司
HENAN MAYA INTERIOR DESIGN CO., LTD

COOPERATIVE DESIGN 合作设计

CLIENT 建设单位

PROJECT TITLE 项目名称

十八军英雄纪念馆
室内施工图纸

DRAWING TITLE 图名

配电系统图

APPROVED

审 定

VERIFEID

审 核

CHECKED

校 对

DESIGNER

设 计

DRAWN

制 图

SCALE

比 例 1:100 (A2)

DATE

日 期 2023. 12

版权所有

施工时须以标注尺寸为淮

施工单位须现场校验尺寸

如有不符须立即通知设计单位

This drawing is copyright

Contractors shall work from figure dimensions only

Contractors must check all dimensions on site

Contractors must be reported immediately to architect

KEY PLAN 索引图


SHEET No. 图号

DS-02

PROJECT No. 项目编号

项目编号

动力		电气		暖通	
校工		电气		暖通	
建筑					
结构					

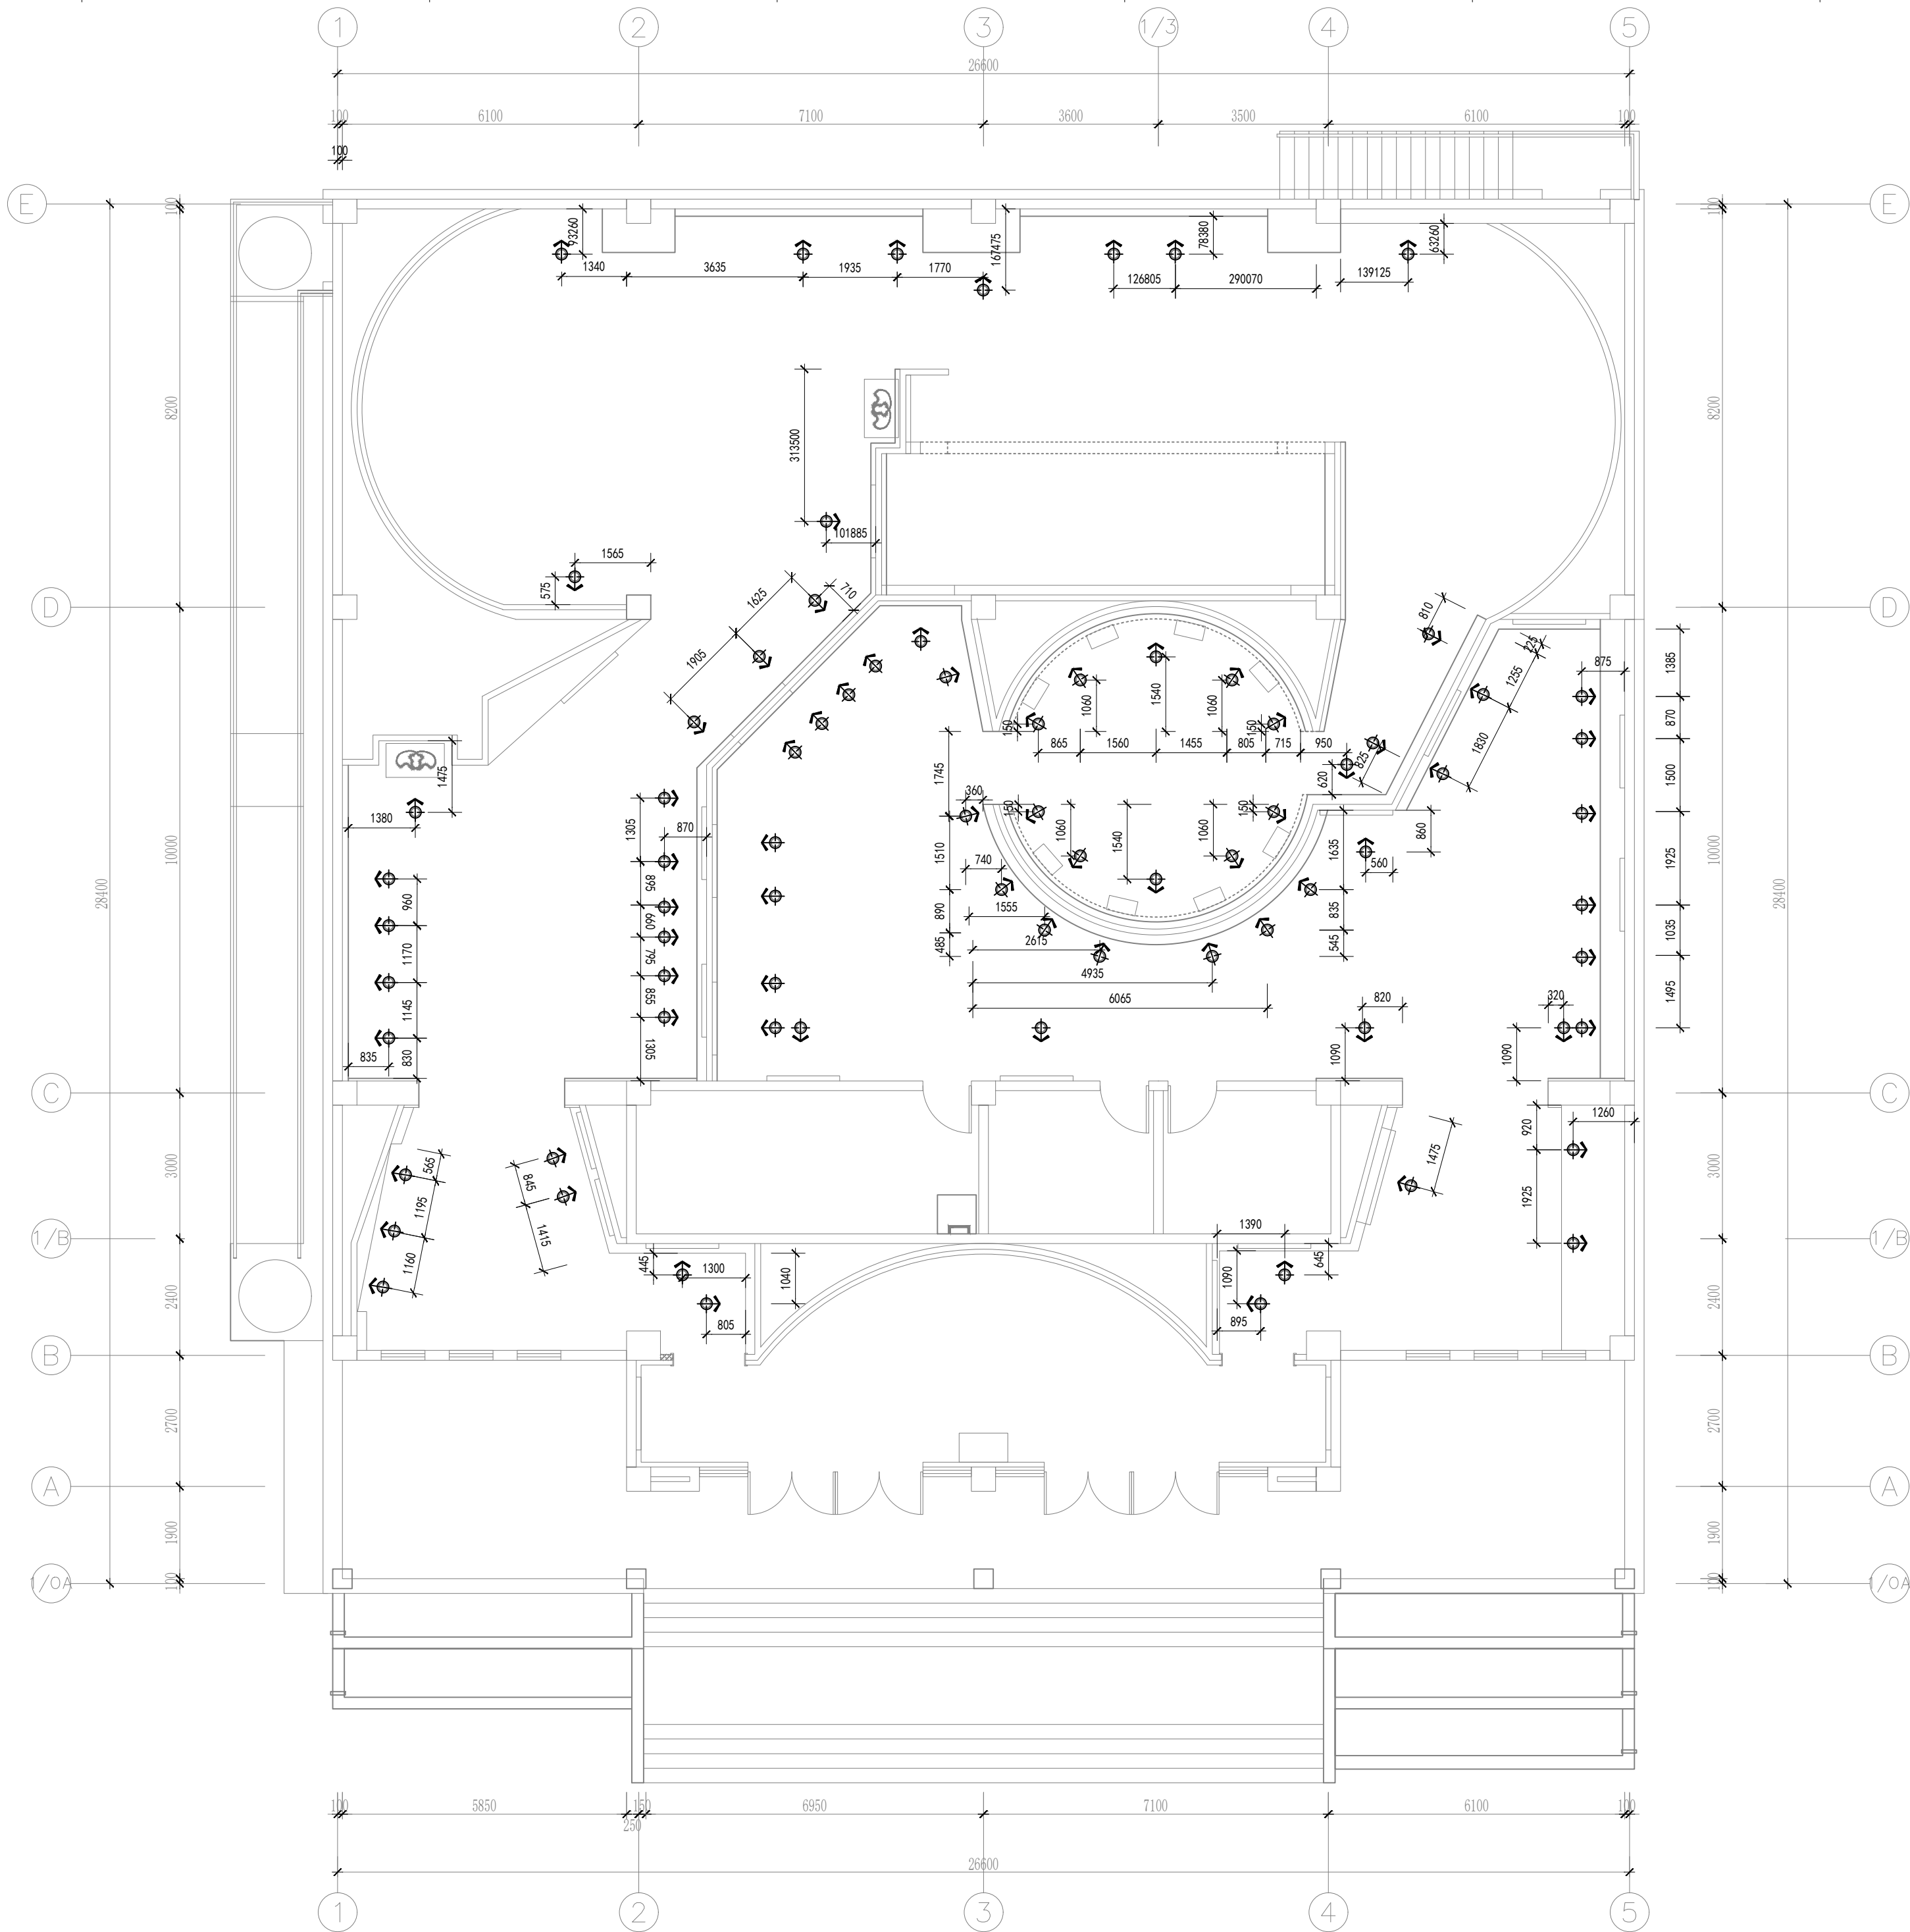

DESIGN FIRM 设计单位
河南玛雅装饰设计工程有限公司
HENAN MAYA INTERIOR DESIGN CO., LTD

COOPERATIVE DESIGN 合作设计

CLIENT 建设单位

PROJECT TITLE 项目名称

十八军英雄纪念馆 室内施工图纸

DRAWING TITLE 图名

射灯布置图

APPROVED
审 定
VERIFEID
审 核
CHECKED
校 对
DESIGNER
设 计
DRAWN
制 图
SCALE
比 例 1:100 (A2)
DATE
日 期 2023. 12

版权所有
施工时须以标注尺寸为准
施工单位须现场校验尺寸
如有不符须立即通知设计单位
This drawing is copyright
Contractors shall work from figure dimensions only
Contractors must check all dimensions on site
Contractors must be reported immediately to architects

KEY PLAN 索引图

SHEET No. 图号

DS-03

PROJECT No. 项目编号


项目编号

The floor plan shows a large rectangular hall with a grid system. The horizontal grid is labeled 1, 2, 3, 1/3, 4, 5. The vertical grid is labeled E, D, C, 1/B, B, A, 1/A. The hall features a central circular area with a star-like pattern, a large circular emblem with a hammer and sickle, and several rectangular areas with different patterns. Annotations include S1, S2, S3, S4, S5, S6, S7, S8, S9, and S1-S9. Dimensions are provided for various sections of the hall.


图例	名称	安装高度
	单联单控开关	1350mm
	双联单控开关	1350mm
	三联单控开关	1350mm
	单联双控开关	1350mm
	双联双控开关	1350mm
	三联双控开关	1350mm
	温控开关 (空调)	1350mm

注: 1. 图中如未特别标注, 安装高度请参考此表
2. 所有开关插座高度均为底边离地高度

 S7-----雪域丰碑、名录展示墙墙面暗藏灯带电源
S8-----抗日战争时期墙面暗藏灯带电源
S9-----解放战争时期墙面暗藏灯带电源
S1-S9-----电源由配电间控制。



动力					校工
电气					电气
给排水					暖通
暖通					结构

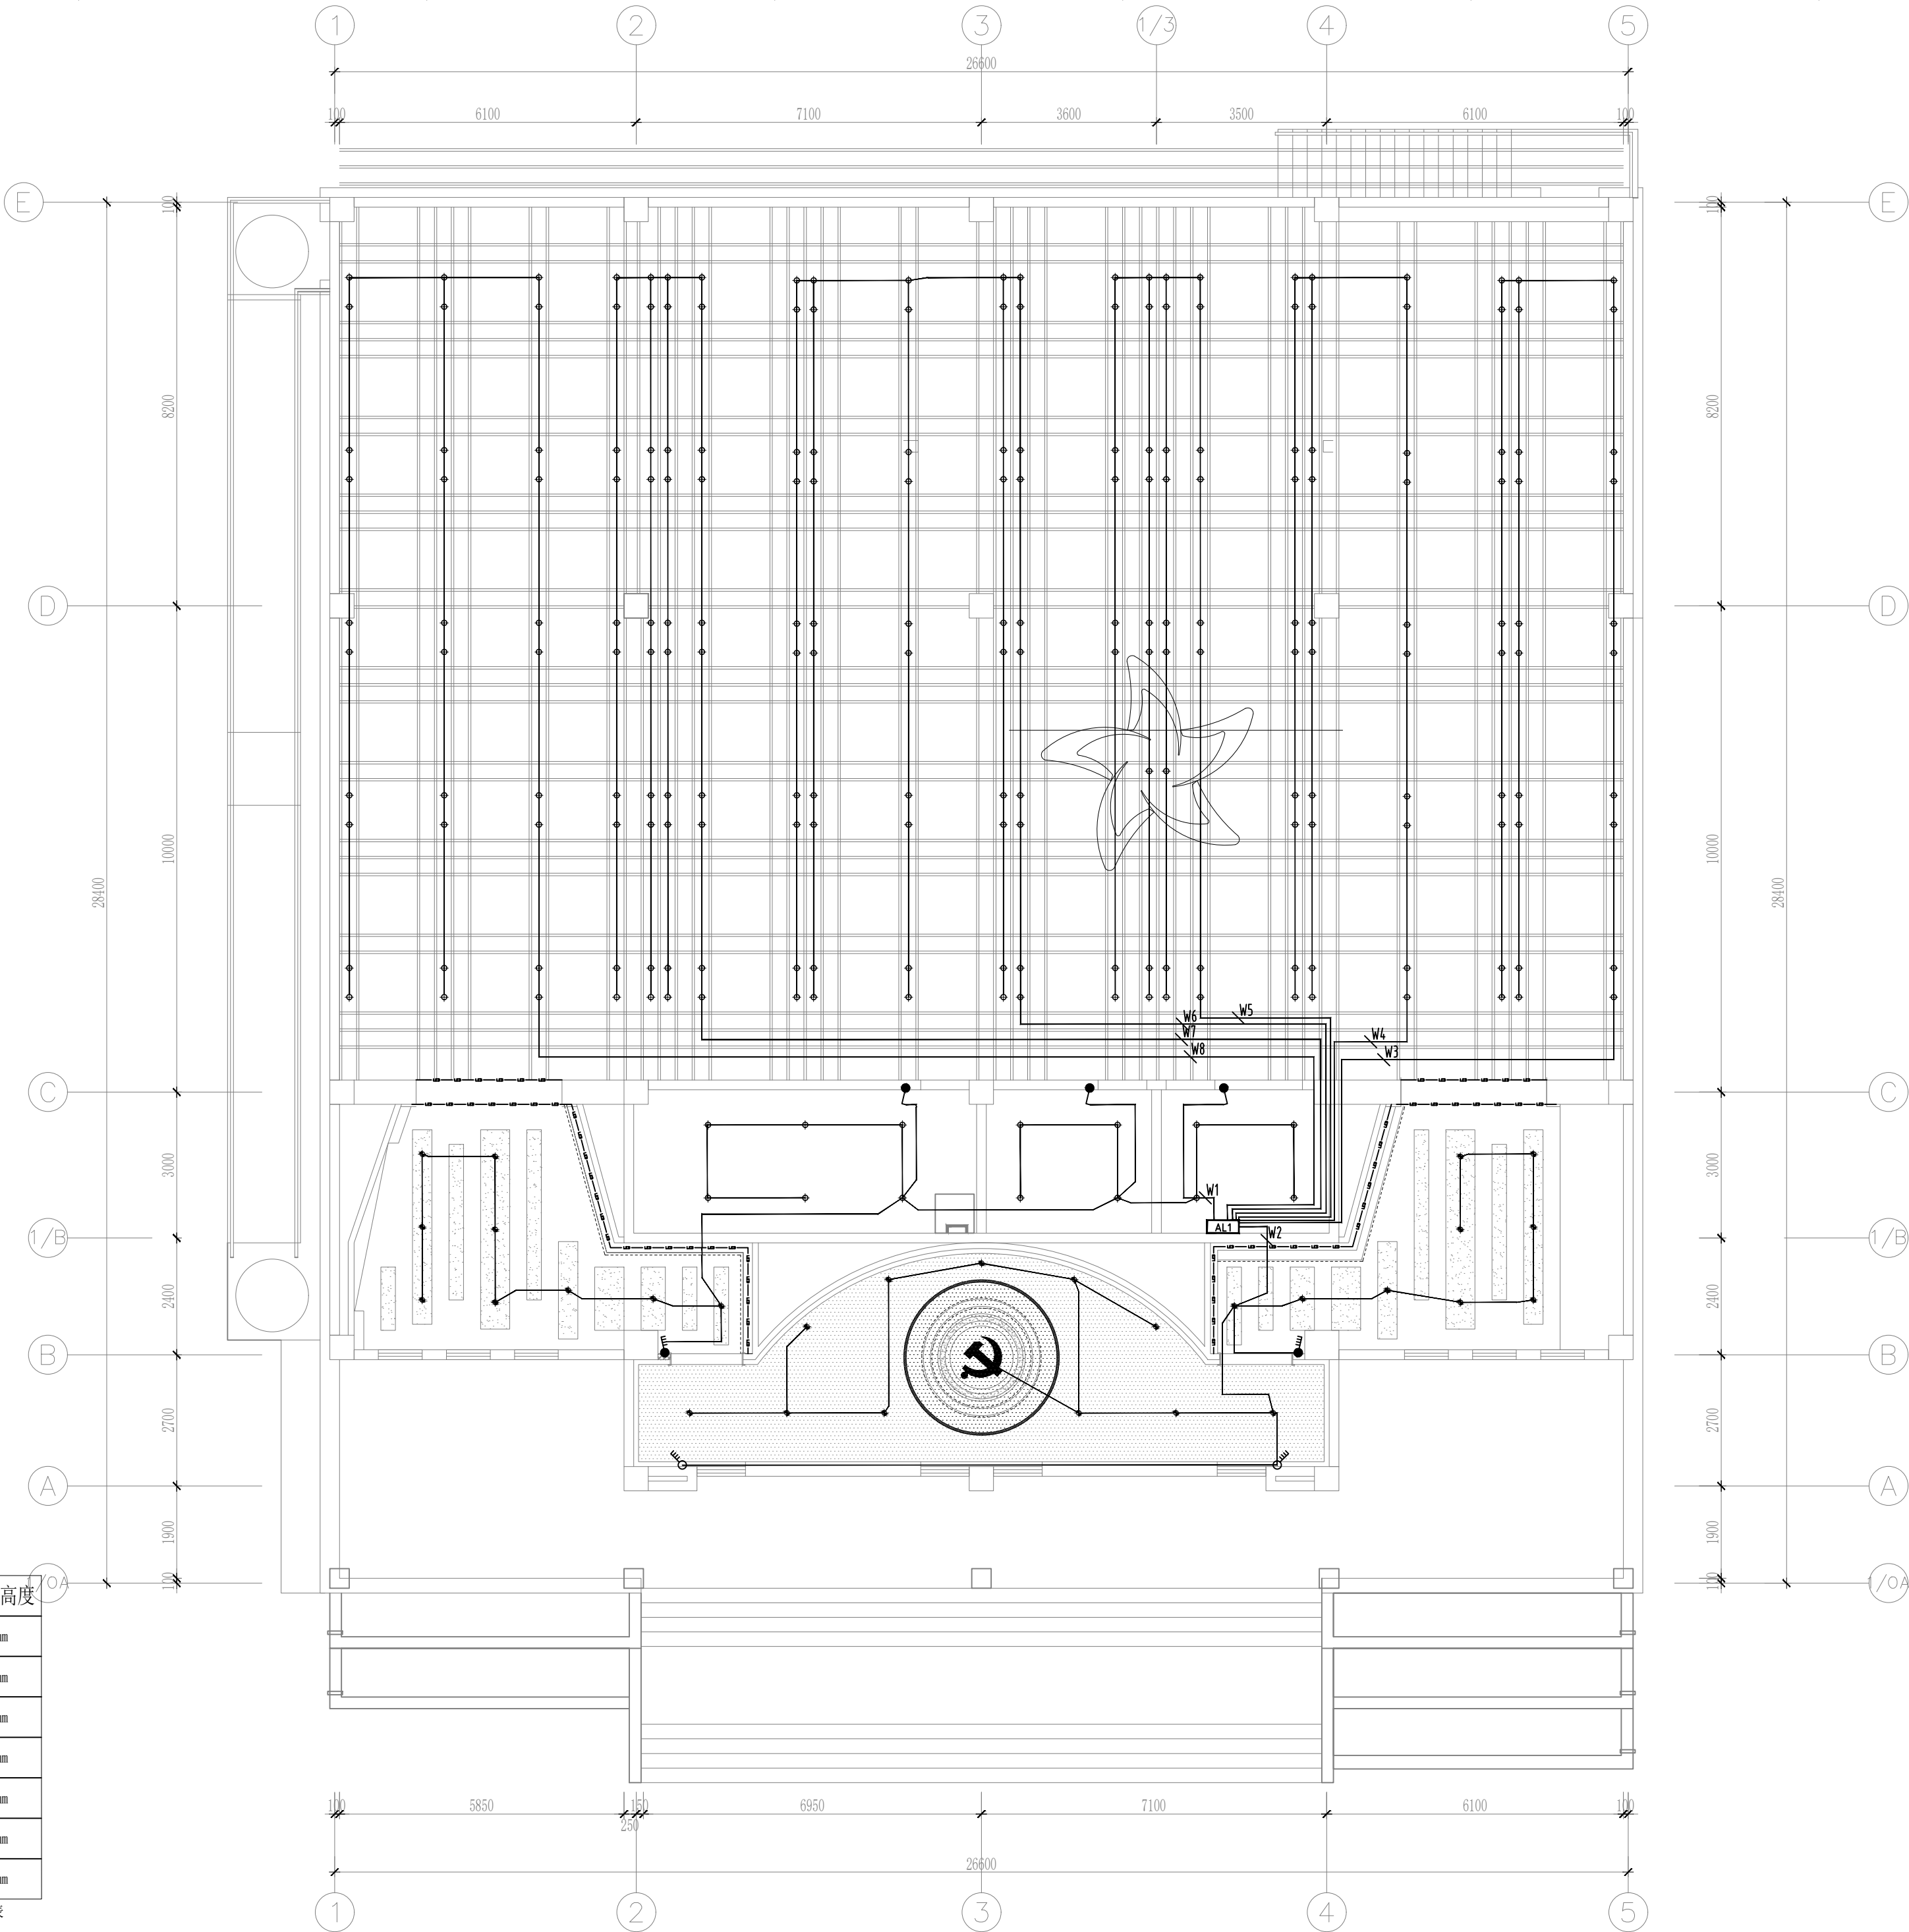

图例	名称	安装高度
	单联单控开关	1350mm
	双联单控开关	1350mm
	三联单控开关	1350mm
	单联双控开关	1350mm
	双联双控开关	1350mm
	三联双控开关	1350mm
	温控开关（空调）	1350mm

注:1. 图中如未特别标注, 安装高度请参考此表
2. 所有开关插座高度均为底边离地高度



DESIGN FIRM 设计单位

河南玛雅装饰设计工程有限公司
HENAN MAYA INTERIOR DESIGN CO., LTD

COOPERATIVE DESIGN 合作设计

CLIENT 建设单位

PROJECT TITLE 项目名称

十八军英雄纪念馆
室内施工图纸

DRAWING TITLE 图名

顶部照明布置图一

APPROVED

审 定

VERIFEID

审 核

CHECKED

校 对

DESIGNER

设 计

DRAWN

制 图

SCALE

比 例

DATE

日 期

2023. 12

版权所有

施工时须以标注尺寸为准

施工单位须现场校验尺寸

如有不符须立即通知设计单位

This drawing is copyright

Contractors shall work from figured dimensions only

Contractors must check all dimensions on site

Contractors must be reported immediately to architects

KEY PLAN 索引图


SHEET No. 图号

DS-05

PROJECT No. 项目编号

项目编号

动力		电气	给排水	暖通	结构
校工		电气	暖通	结构	

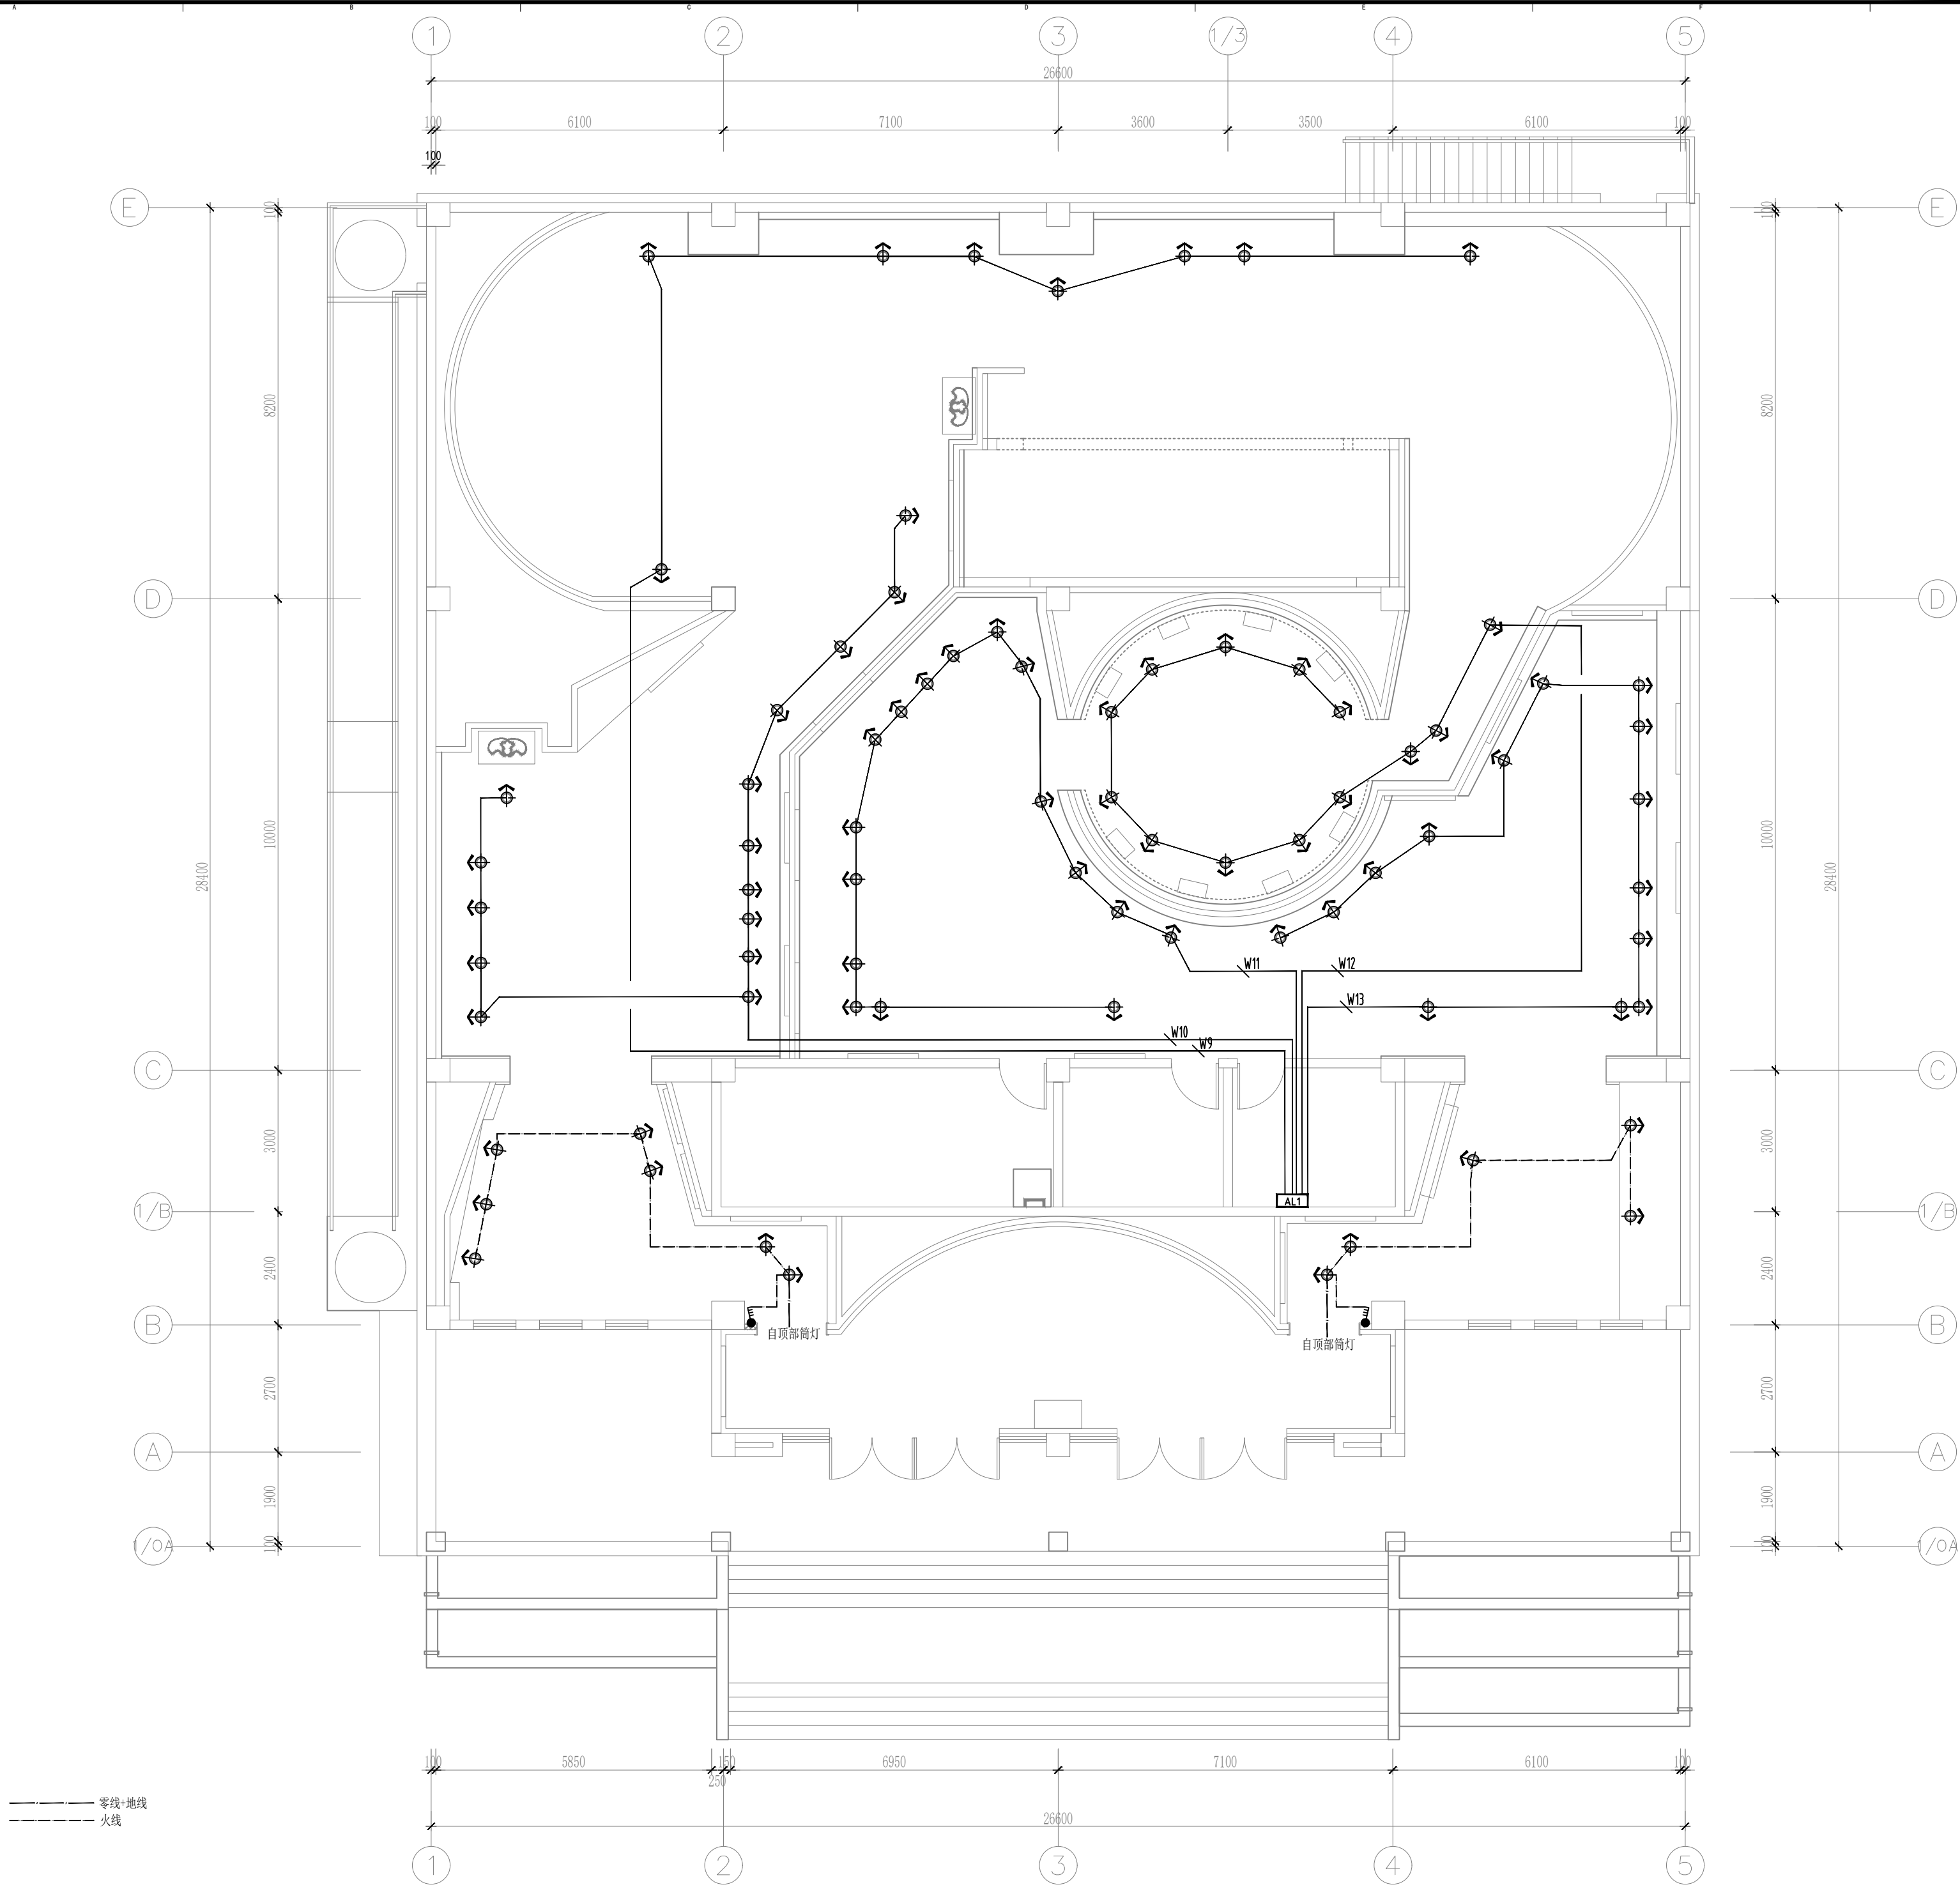

DESIGN FIRM 设计单位
河南玛雅装饰设计工程有限公司
HENAN MAYA INTERIOR DESIGN CO., LTD

COOPERATIVE DESIGN 合作设计

CLIENT 建设单位

PROJECT TITLE 项目名称

十八军英雄纪念馆 室内施工图纸

DRAWING TITLE 图名

顶部照明布置图二

APPROVED
审 定
VERIFEID
审 核
CHECKED
校 对
DESIGNER
设 计
DRAWN
制 图
SCALE
比 例 1:100 (A2)
DATE
日 期 2023. 12

版权所有
施工时须以标注尺寸为准
施工单位须现场校验尺寸
如有不符须立即通知设计单位
This drawing is copyright
Contractors shall work from figure dimensions only
Contractors must check all dimensions on site
Contractors must be reported immediately to architects

KEY PLAN 索引图


SHEET No. 图号

DS-06

PROJECT No. 项目编号

项目编号

	动力			弱电	
	电气			暖通	
	给排水			暖通	
	暖通			结构	

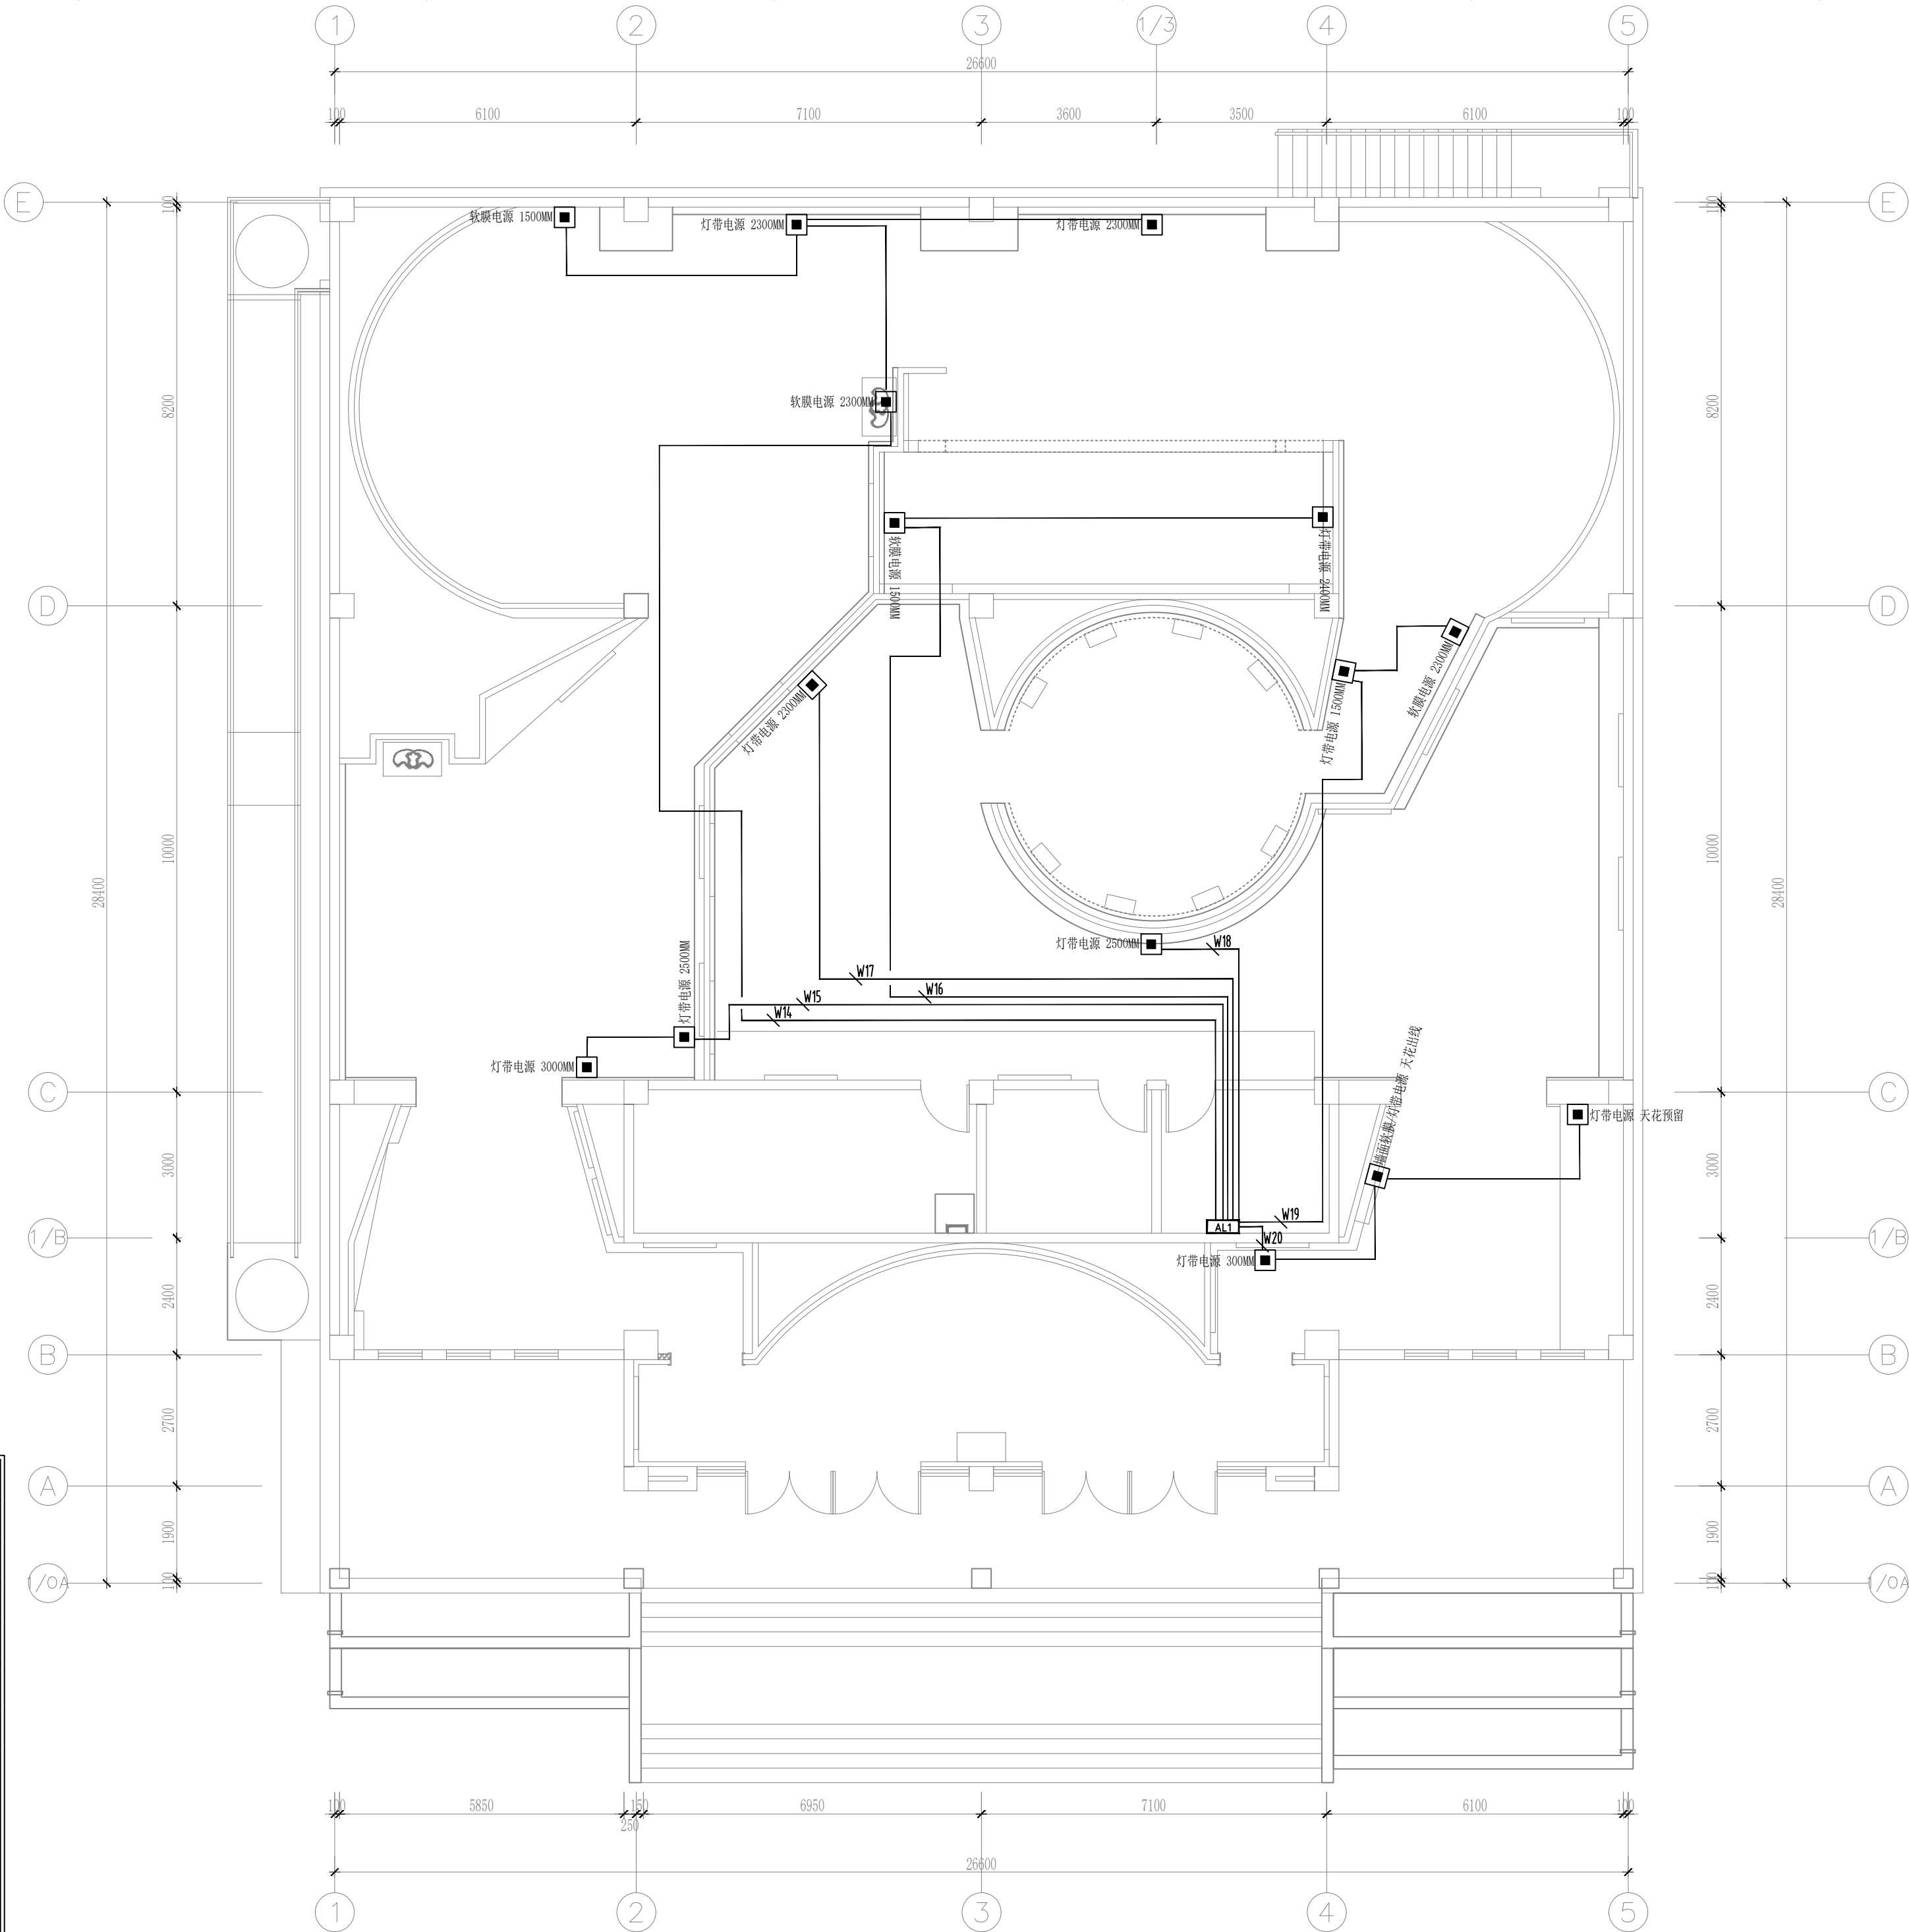

图例	说明
	二极/三极单相插座
	带USB插座
	防潮插座
	地插
	网络插座
	预留电源
说明：无特殊说明则电气安装示意如下：	
插座安装位置示意	



DESIGN FIRM 设计单位

河南玛雅装饰设计工程有限公司
HENAN MAYA INTERIOR DESIGN CO., LTD

COOPERATIVE DESIGN 合作设计

CLIENT 建设单位

PROJECT TITLE 项目名称

十八军英雄纪念馆 室内施工图纸

DRAWING TITLE 图名

平面照明布置图

APPROVED

审定

VERIFIED

审核

CHECKED

校对

DESIGNER

设计

DRAWN

制图

SCALE

比例

DATE

日期

2023. 12

版权所有

施工时须以标注尺寸为准

施工单位须现场校验尺寸

如有不符须立即通知设计单位

This drawing is copyright

Contractors shall work from figure dimensions only

Contractors must check all dimensions on site

Contractors must be reported immediately to architects

KEY PLAN 索引图


SHEET No. 图号

DS-07

PROJECT No. 项目编号

项目编号

动力					校工
电气					电气
给排水					暖通
暖通					暖通
建筑					结构

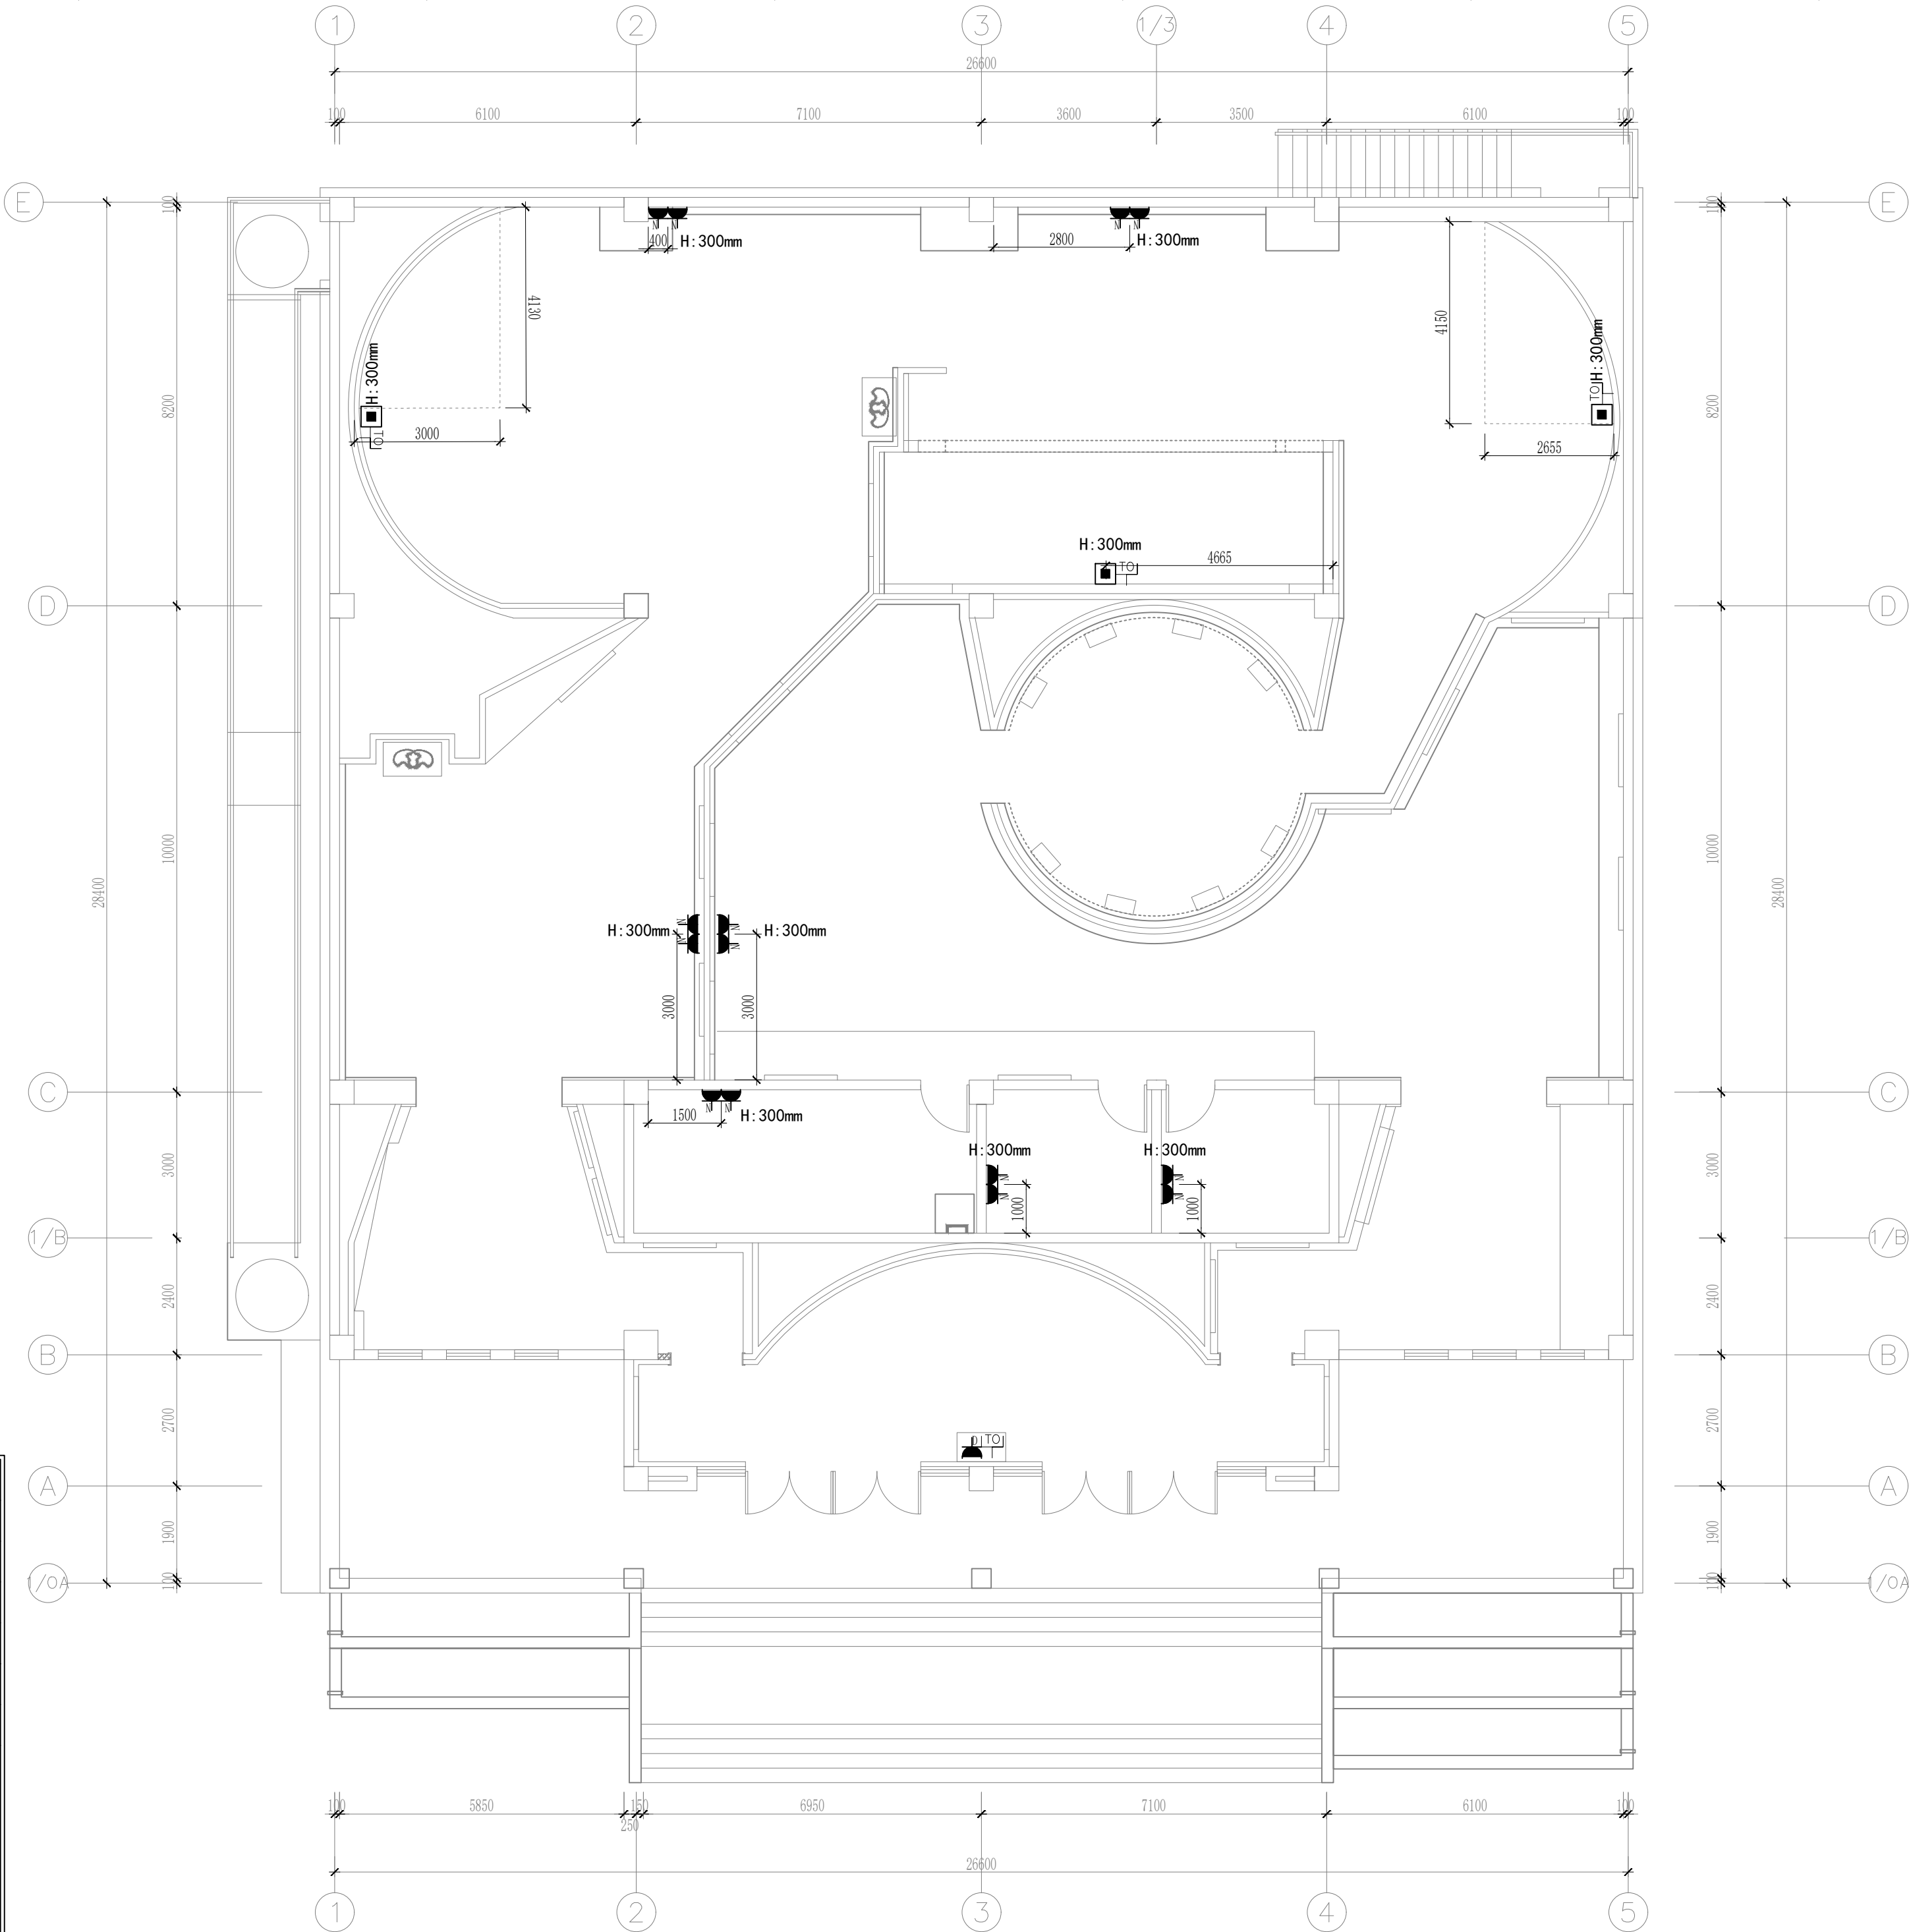

图例	说明
	二极/三极单相插座
	带USB插座
	防潮插座
	地插
	网络插座
	预留电源
说明：无特殊说明则电气安装示意如下：	
插座安装位置示意	



DESIGN FIRM 设计单位
河南玛雅装饰设计工程有限公司
HENAN MAYA INTERIOR DESIGN CO., LTD

COOPERATIVE DESIGN 合作设计

CLIENT 建设单位

PROJECT TITLE 项目名称

十八军英雄纪念馆 室内施工图纸

DRAWING TITLE 图名

插座定位图

APPROVED
审 定
VERIFEID
审 核
CHECKED
校 对
DESIGNER
设 计
DRAWN
制 图
SCALE
比 例 1:100 (A2)
DATE
日 期 2023.12

版权所有
施工时须以标注尺寸为准
施工单位须现场校验尺寸
如有不符须立即通知设计单位
This drawing is copyright
Contractors shall work from figure dimensions only
Contractors must check all dimensions on site
Contractors must be reported immediately to architects

KEY PLAN 索引图


SHEET No. 图号

DS-08

PROJECT No. 项目编号

项目编号

	动力			弱电	
	电气			暖通	
	给排水			结构	
	暖通				
	结构				

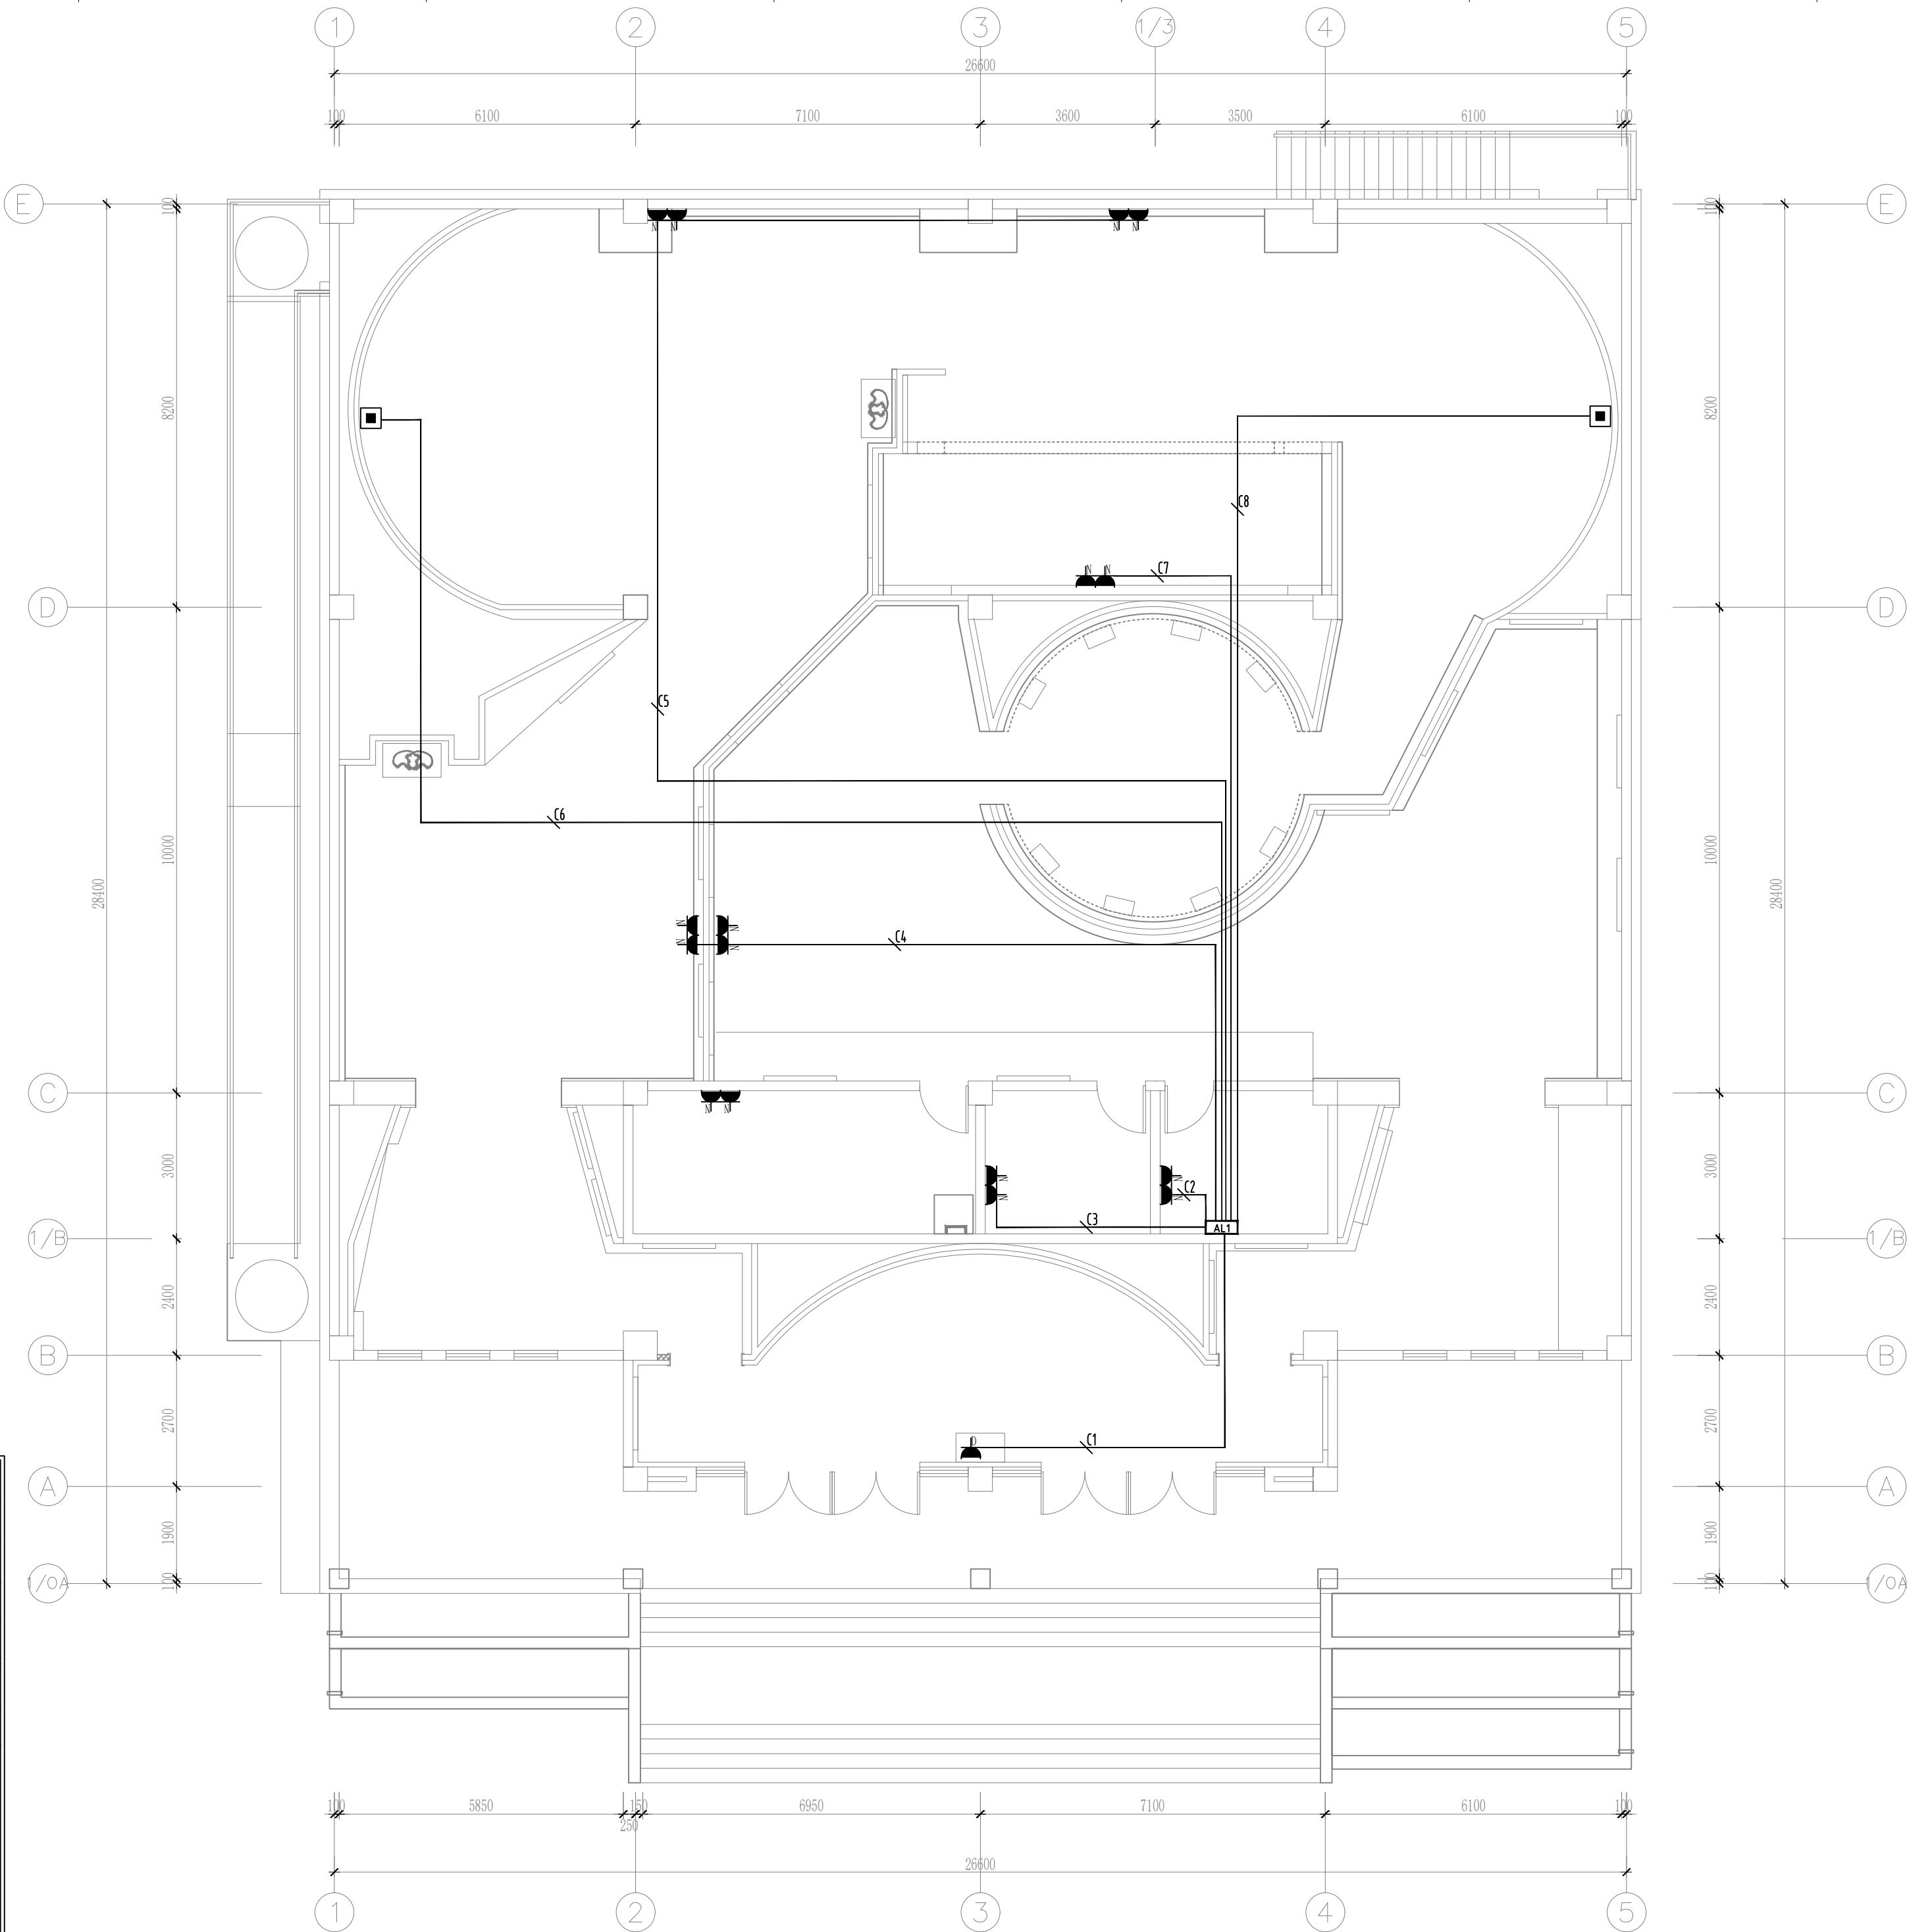

DESIGN
MAYA
Henan Maya
Design Decoration
Engineering Co., Ltd.

DESIGN FIRM 设计单位

河南玛雅装饰设计工程有限公司
HENAN MAYA INTERIOR DESIGN CO., LTD

COOPERATIVE DESIGN 合作设计

CLIENT 建设单位

PROJECT TITLE 项目名称

十八军英雄纪念馆
室内施工图纸

DRAWING TITLE 图名

强电布线图

APPROVED

审 定

VERIFEID

审 核

CHECKED

校 对

DESIGNER

设 计

DRAWN

制 图

SCALE

1:100 (A2)

DATE

2023. 12

版权所有

施工时须以标注尺寸为准

施工单位须现场校验尺寸

如有不符须立即通知设计单位

This drawing is copyright

Contractors shall work from figure dimensions only

Contractors must check all dimensions on site

Contractors must be reported immediately to architects

KEY PLAN 索引图


SHEET No. 图号

DS-09

PROJECT No. 项目编号

项目编号

动力					校工
电气					电气
给排水					暖通
暖通					结构

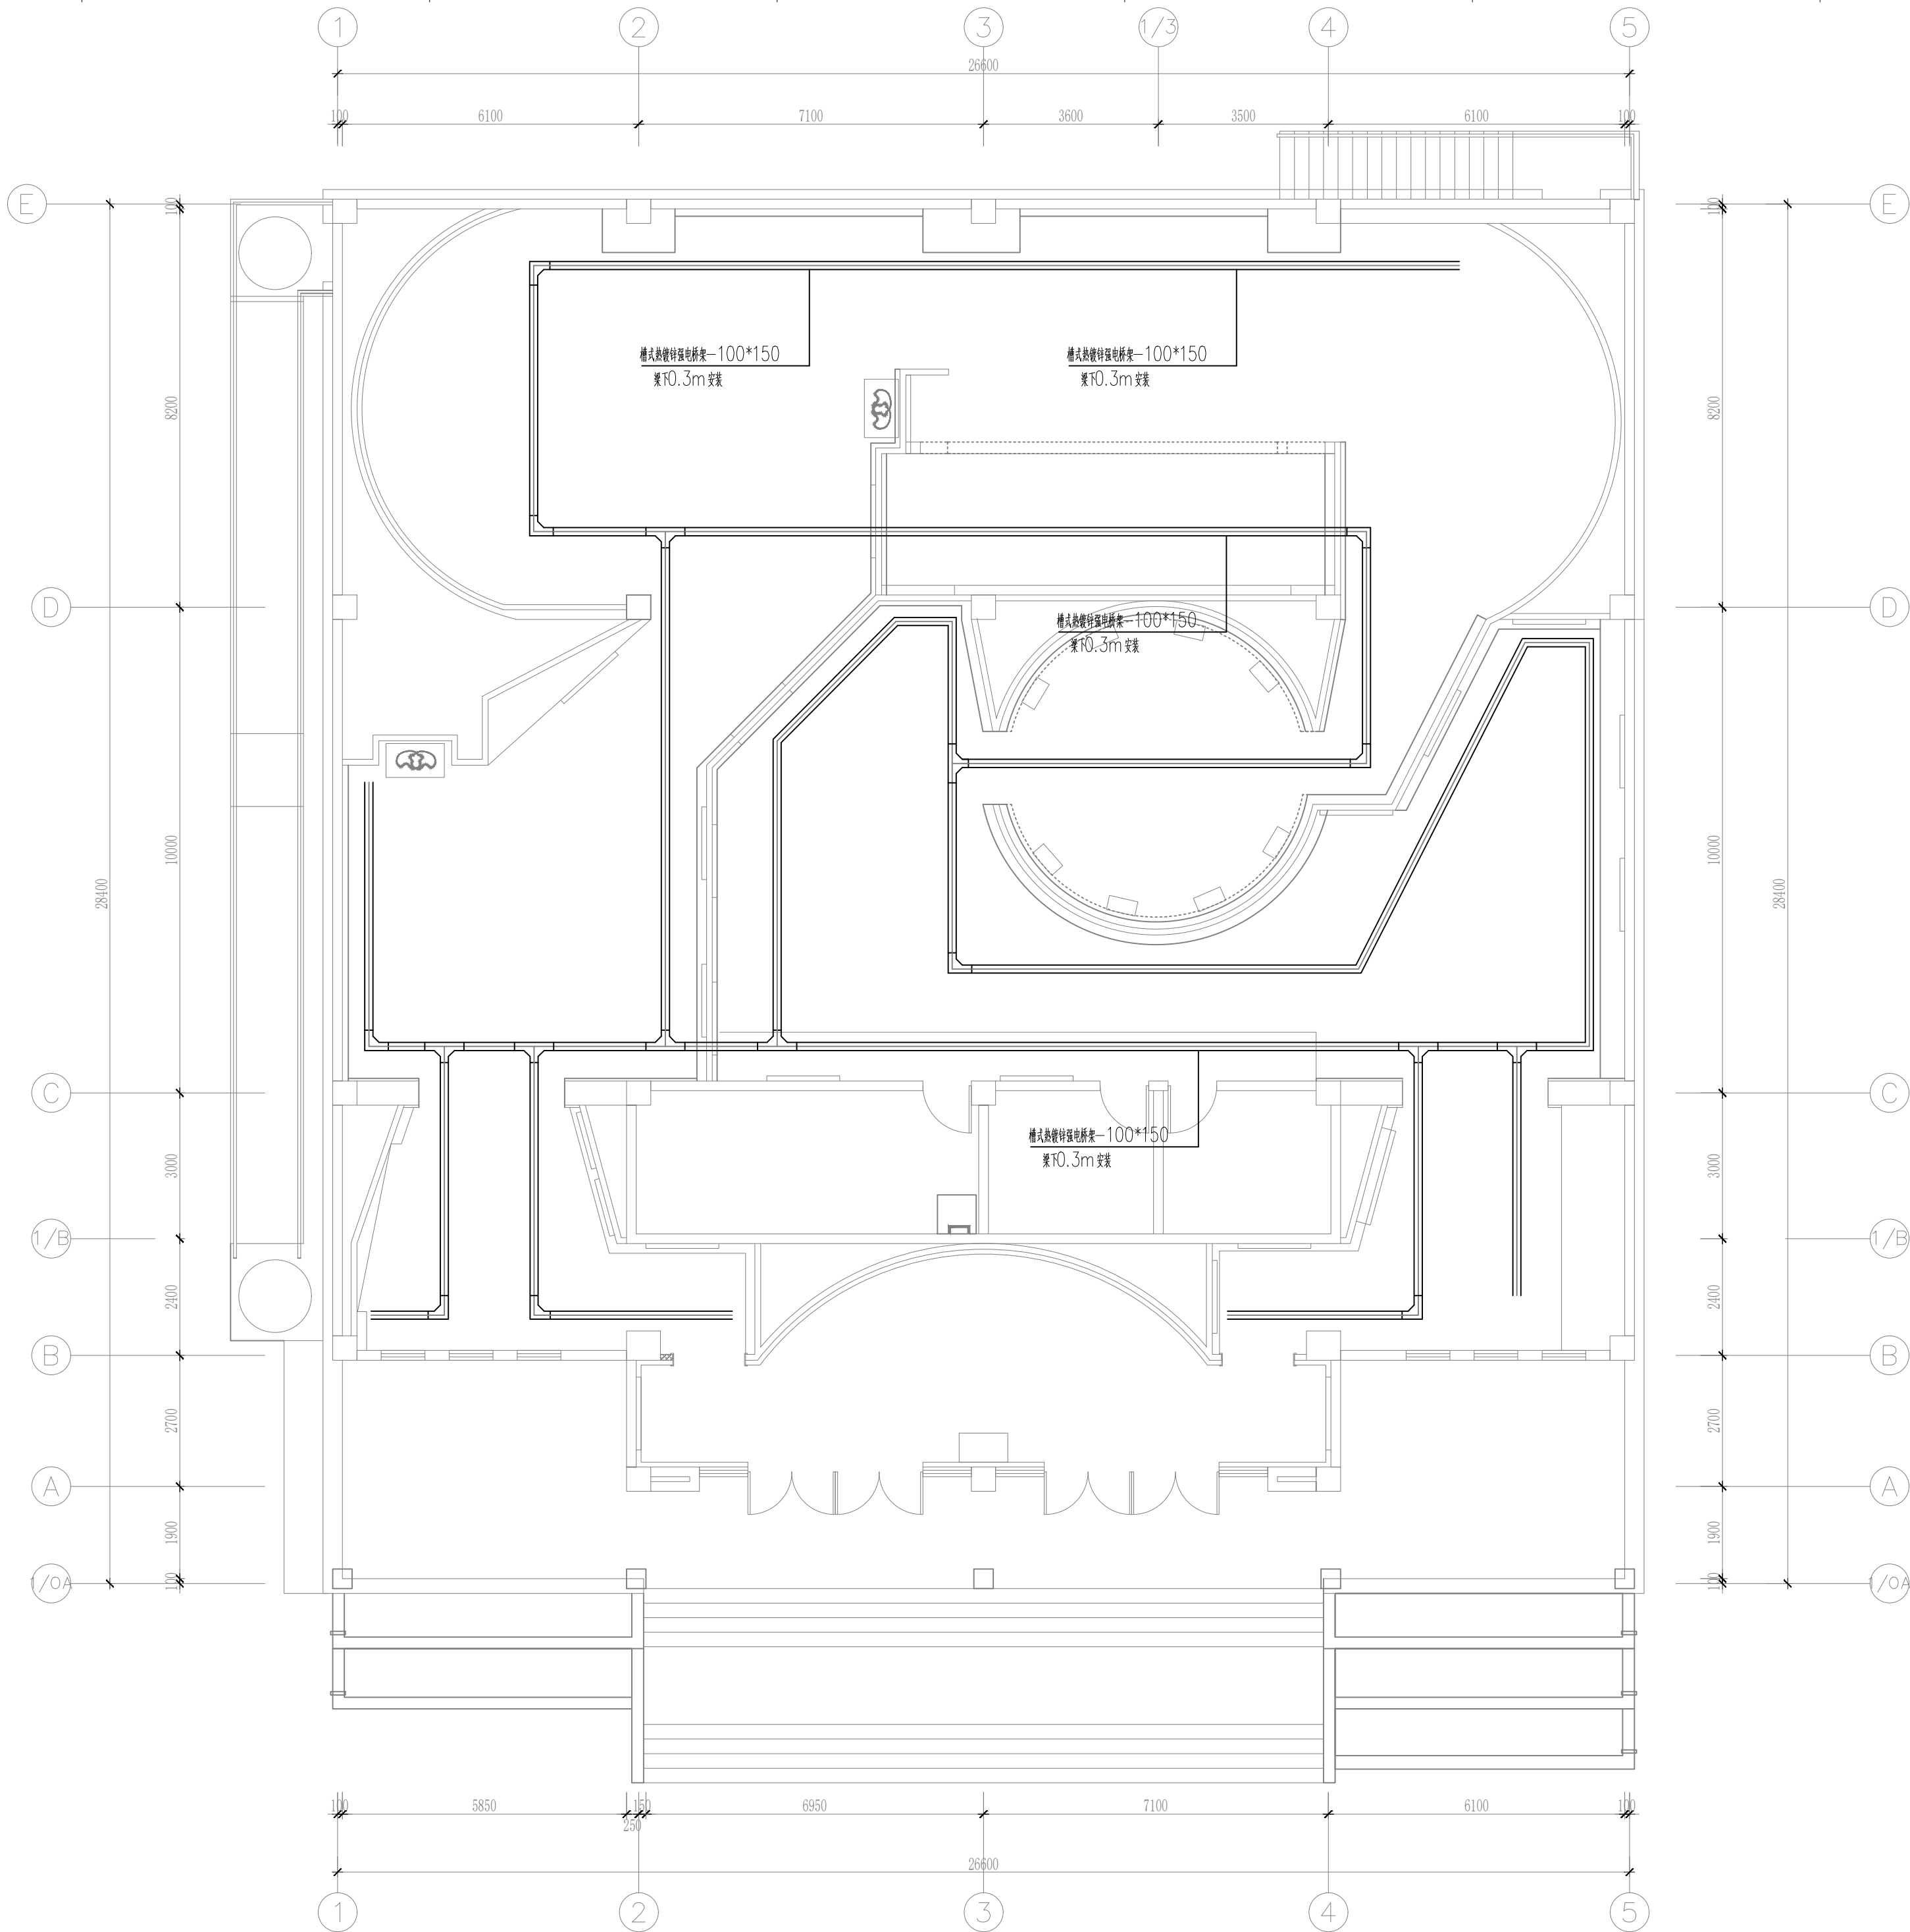

DESIGN FIRM 设计单位
河南玛雅装饰设计工程有限公司
HENAN MAYA INTERIOR DESIGN CO., LTD

COOPERATIVE DESIGN 合作设计

CLIENT 建设单位

PROJECT TITLE 项目名称

十八军英雄纪念馆 室内施工图纸

DRAWING TITLE 图名

桥梁图

APPROVED
审 定
VERIFEID
审 核
CHECKED
校 对
DESIGNER
设 计
DRAWN
制 图
SCALE
比 例 1:100 (A2)
DATE
日 期 2023. 12

版权所有
施工时须以标注尺寸为准
施工单位须现场校验尺寸
如有不符须立即通知设计单位
This drawing is copyright
Contractors shall work from figure dimensions only
Contractors must check all dimensions on site
Contractors must be reported immediately to architects

KEY PLAN 索引图

SHEET No. 图号

DS-11

PROJECT No. 项目编号

项目编号